




PLANTA COBERTURA
ESCALA 1:100

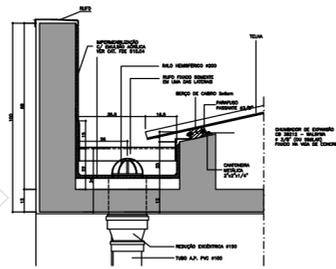


DETALHE
ESCALA 1:25

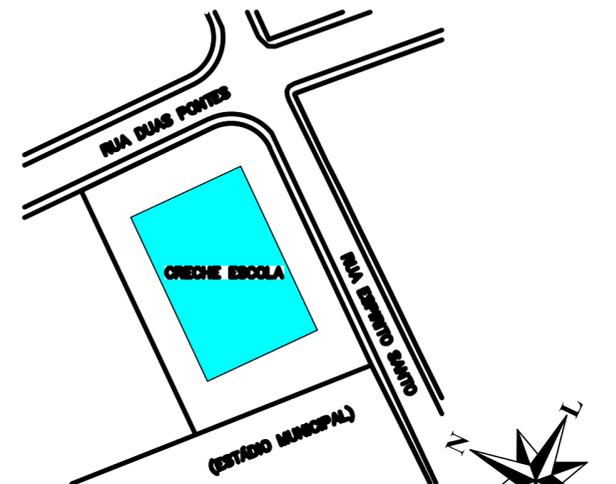

SITUAÇÃO
SEM ESCALA

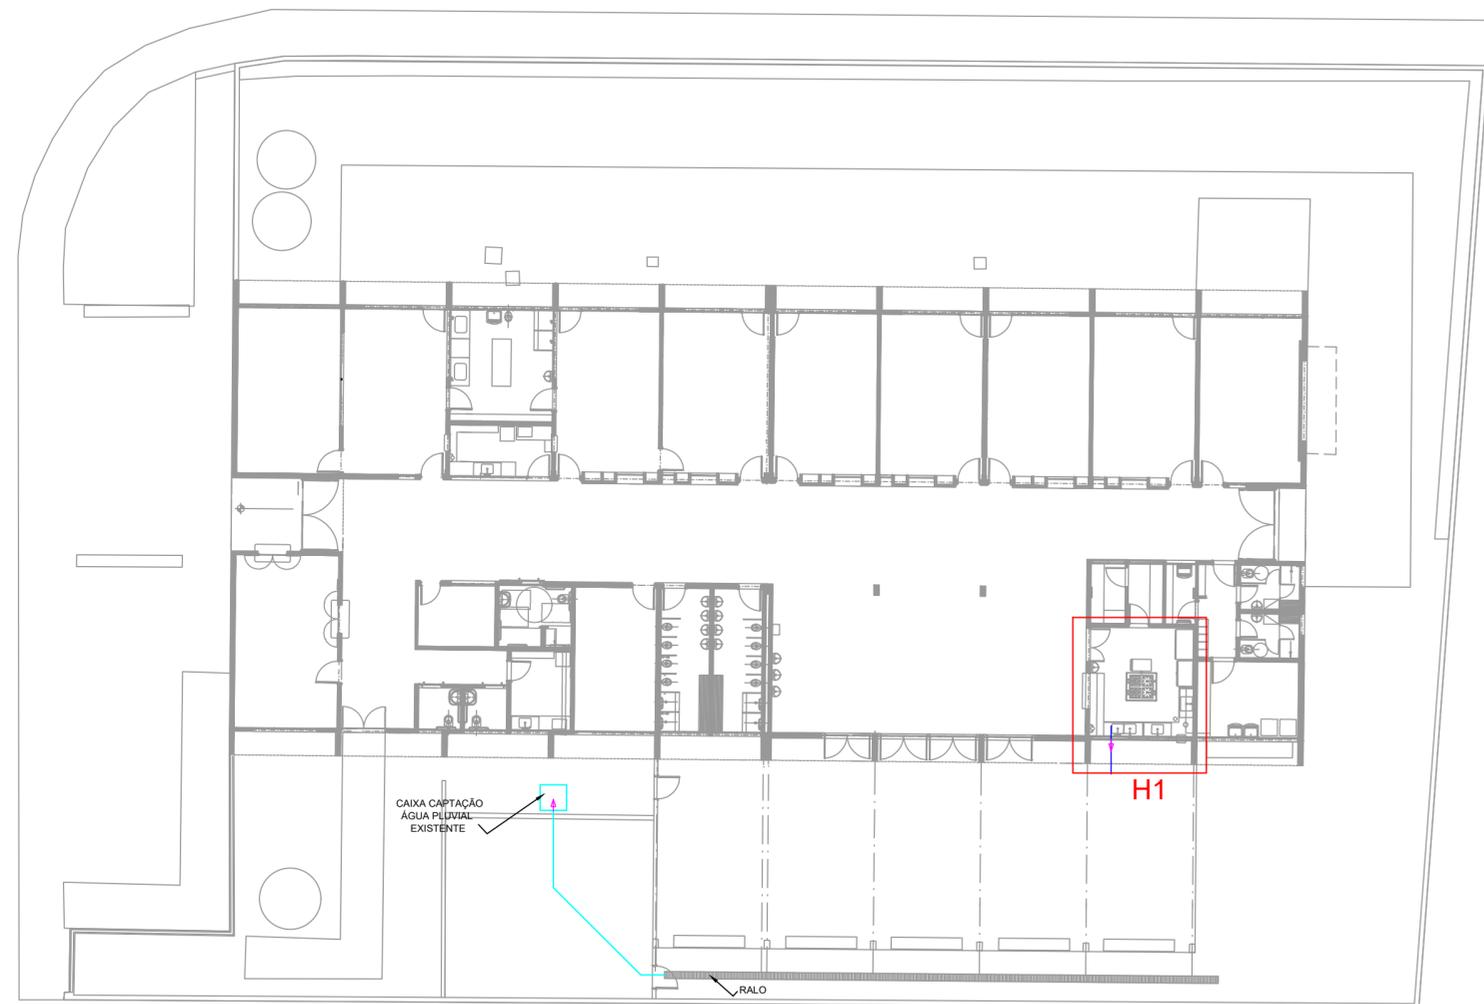

PLANTA BAIXA - HIDRÁULICA
ESCALA 1:200

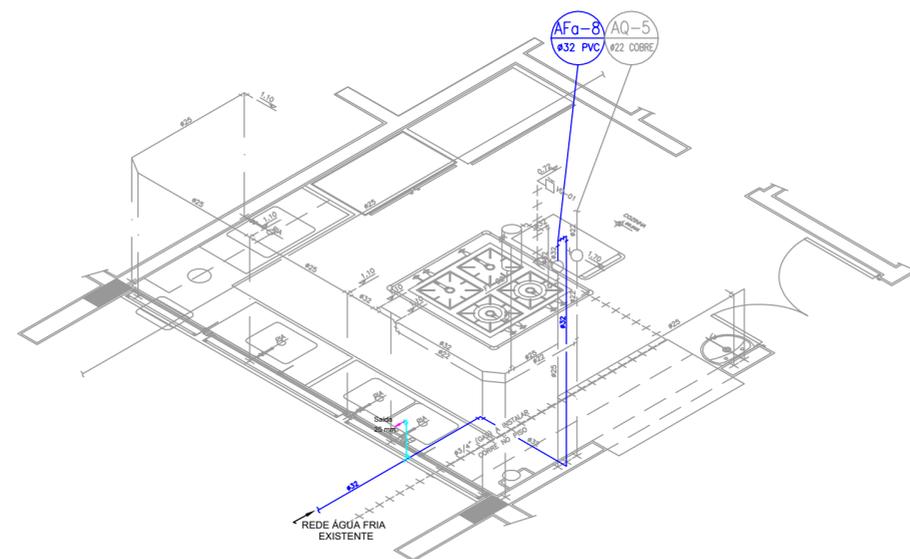

DETALHE ISOMÉTRICO - H1
ESCALA 1:50



BATISTA OLIVEIRA
ENGENHARIA E CONSULTORIA
CNPJ: 45.523.534/0001-30

PROJETO: PROJETO COMPLETO INSTALAÇÕES HIDRÁLICA REFORMA E AMPLIAÇÃO DA CRECHE ESCOLA | FOLHA 01/01

PLANTA BAIXA HIDRÁULICA - COBERTURA - DETALHE H1 E (CAPTAÇÃO DE ÁGUA PLUVIAL)

ENDEREÇO/MUNICÍPIO: RUA DUAS PONTES, Nº 1080, ESQUINA C/ A RUA ESPÍRITO SANTO, CONJUNTO RESIDENCIAL VIRGINIO ALVIZI - SÃO JOÃO DAS DUAS PONTES - S.P.

ESCALA GRÁFICA	ESCALA NOMINAL	DATA
 0 1 2 3 (m)	INDICADA	ABRIL/2022

ASSINATURAS

Proprietário PREFEITURA MUNICIPAL SÃO JOÃO DAS DUAS PONTES	CNPJ 45.116.712/0001-09
---	----------------------------

Ailton Batista de Oliveira Junior - Engenheiro Civil	C.R.E.A.	5069494600
BATISTA OLIVEIRA ENGENHARIA E CONSULTORIA LTDA ME	A.R.T.	28027230220671402

Áreas	m ²
AMPLIAÇÃO	206,35m ²
TOTAL DE CONSTRUÇÃO	1.020,13m ²

DECLARO QUE A APROVAÇÃO DO PROJETO NÃO IMPLICA NO RECONHECIMENTO POR PARTE DA P.M. DO DIREITO DE PROPRIEDADE DO TERRENO.

ESPAÇO PARA APROVAÇÃO